

Tytuł projektu :	Projekt budowlany rozbudowy sieci ciepłowniczej w ramach zlecenia "Opracowanie dokumentacji projektowej komory zaworowej na sieci ciepłowniczej w Alei Zjednoczonej Europy w Żorach"
Zamawiający:	Przedsiębiorstwo Wodociągów i Kanalizacji Sp. z o.o. ul. Wodociągowa 10, 44-240 Żory
Biuro Projektowe	Usługi projektowo-Budowlane Paweł Pietrzak ul. Modrzewiowa 4, 43-267 Suszec
Projektant:	mgr inż. Paweł Pietrzak

Karta Nadzoru Autorskiego nr 1

Żory, dn.. 22.05.2026 r.	
Podstawa formalna zmiany:	
Treść: Wprowadzenie zmian w dokumentacji projektowej : - montaż kabla elektrycznego zasilającego od proj. szafy przyłączeniowej (złącze pomiarowe) TAURON do komory zaworowej - rodzaj przewodu NA2XY-J 4x35mm w rurach DVR 75 – długość ok. 30 m.	
Załączniki: 1. rys. nr 2 - Projekt zagospodarowania terenu - ze zmianami	
- Zmiany nieistotne nie wymagają pozwolenia na budowę.	
U z g o d n i o n o :	
Projektant: mgr inż. Paweł Pietrzak uprawnienia budowlane do projektowania bez ograniczeń w specjalności instalacyjnej w zakresie sieci, instalacji, urządzeń cieplnych wentylacyjnych, gazowych, wodociagowych i kanalizacyjnych o nr ewidencyjnym SLK / 177 / POOS / 07 członek Śl.OIIB, nr ewidencyjny SLK / BO 2375 / 04	Zamawiający: Członek Zarządu  mgr inż. Piotr Huzarewicz



Mapa do celów projektowych

Skala 1:500

Żory, ul. Osińska; al. Zjednoczonej Europy

województwo: śląskie

powiat: m. Żory

jednostka ewidencyjna: 247901_1 (Żory)

obręb ewidencyjny: 247901_1.0010 (Żory)

układ współrzędnych płaskich: PL-2000/6

układ wysokości: PL-KRON86-NH

Sekcje: 6.124.27.02.3.1

Oznaczenie zakresu opracowania, który był przedmiotem aktualizacji

Linie rozgraniczające tereny o różnym przeznaczeniu
lub o różnych zasadach zagospodarowania (dane z MPZT Żory)

- MN - zabudowa mieszkaniowa jednorodzinna
- U - usługi
- UC - usługi komercyjne
- ZP - tereny zieleni urządzonej
- KDG - drogi główne
- KDL - drogi lokalne

Id pracy Geodezyjnej:

GP-RZG 6640 177 2019

Data: 18.02.2019 r.



GEODETA UPRAWNIONY

mgr inż. Gerard Grześlak
świad. upr. nr 22764

Geodeta:

mgr inż. Gerard Grześlak, upr. GKG nr 22764


HLS System Sp. z o.o.
44-240 Żory, ul. Bylnicka 236
NIP: 651-171-78-11 REGON 360614536
tel/fax: (+48) 31 435-000-72
tel. kom.: 668-155-693, 606-159-276
email: geodezja@hls-system.pl

Mapę do celów projektowych sporządzono przy wykorzystaniu:
Mapy zasadniczej w skali 1:500 sekcje 6.124.27.02.3.1

Mapę do celów projektowych wykonano na potrzeby projektu pod obiekt liniowy -
sieć uzbrojenia terenu. Granice działek wniesiono na podstawie materiałów
otrzymanych z PZGiK.

Mapa wykonana bez ustalania obciążeń służebnościami gruntowymi ujawnionymi
w Księgach Wieczystych na podstawie § 80 ust.6 rozporządzenia MSWiA z dnia
09.11.2011 r. w sprawie standardów.

Mapa nadaje się do celów projektowych w oznaczonym zakresie.

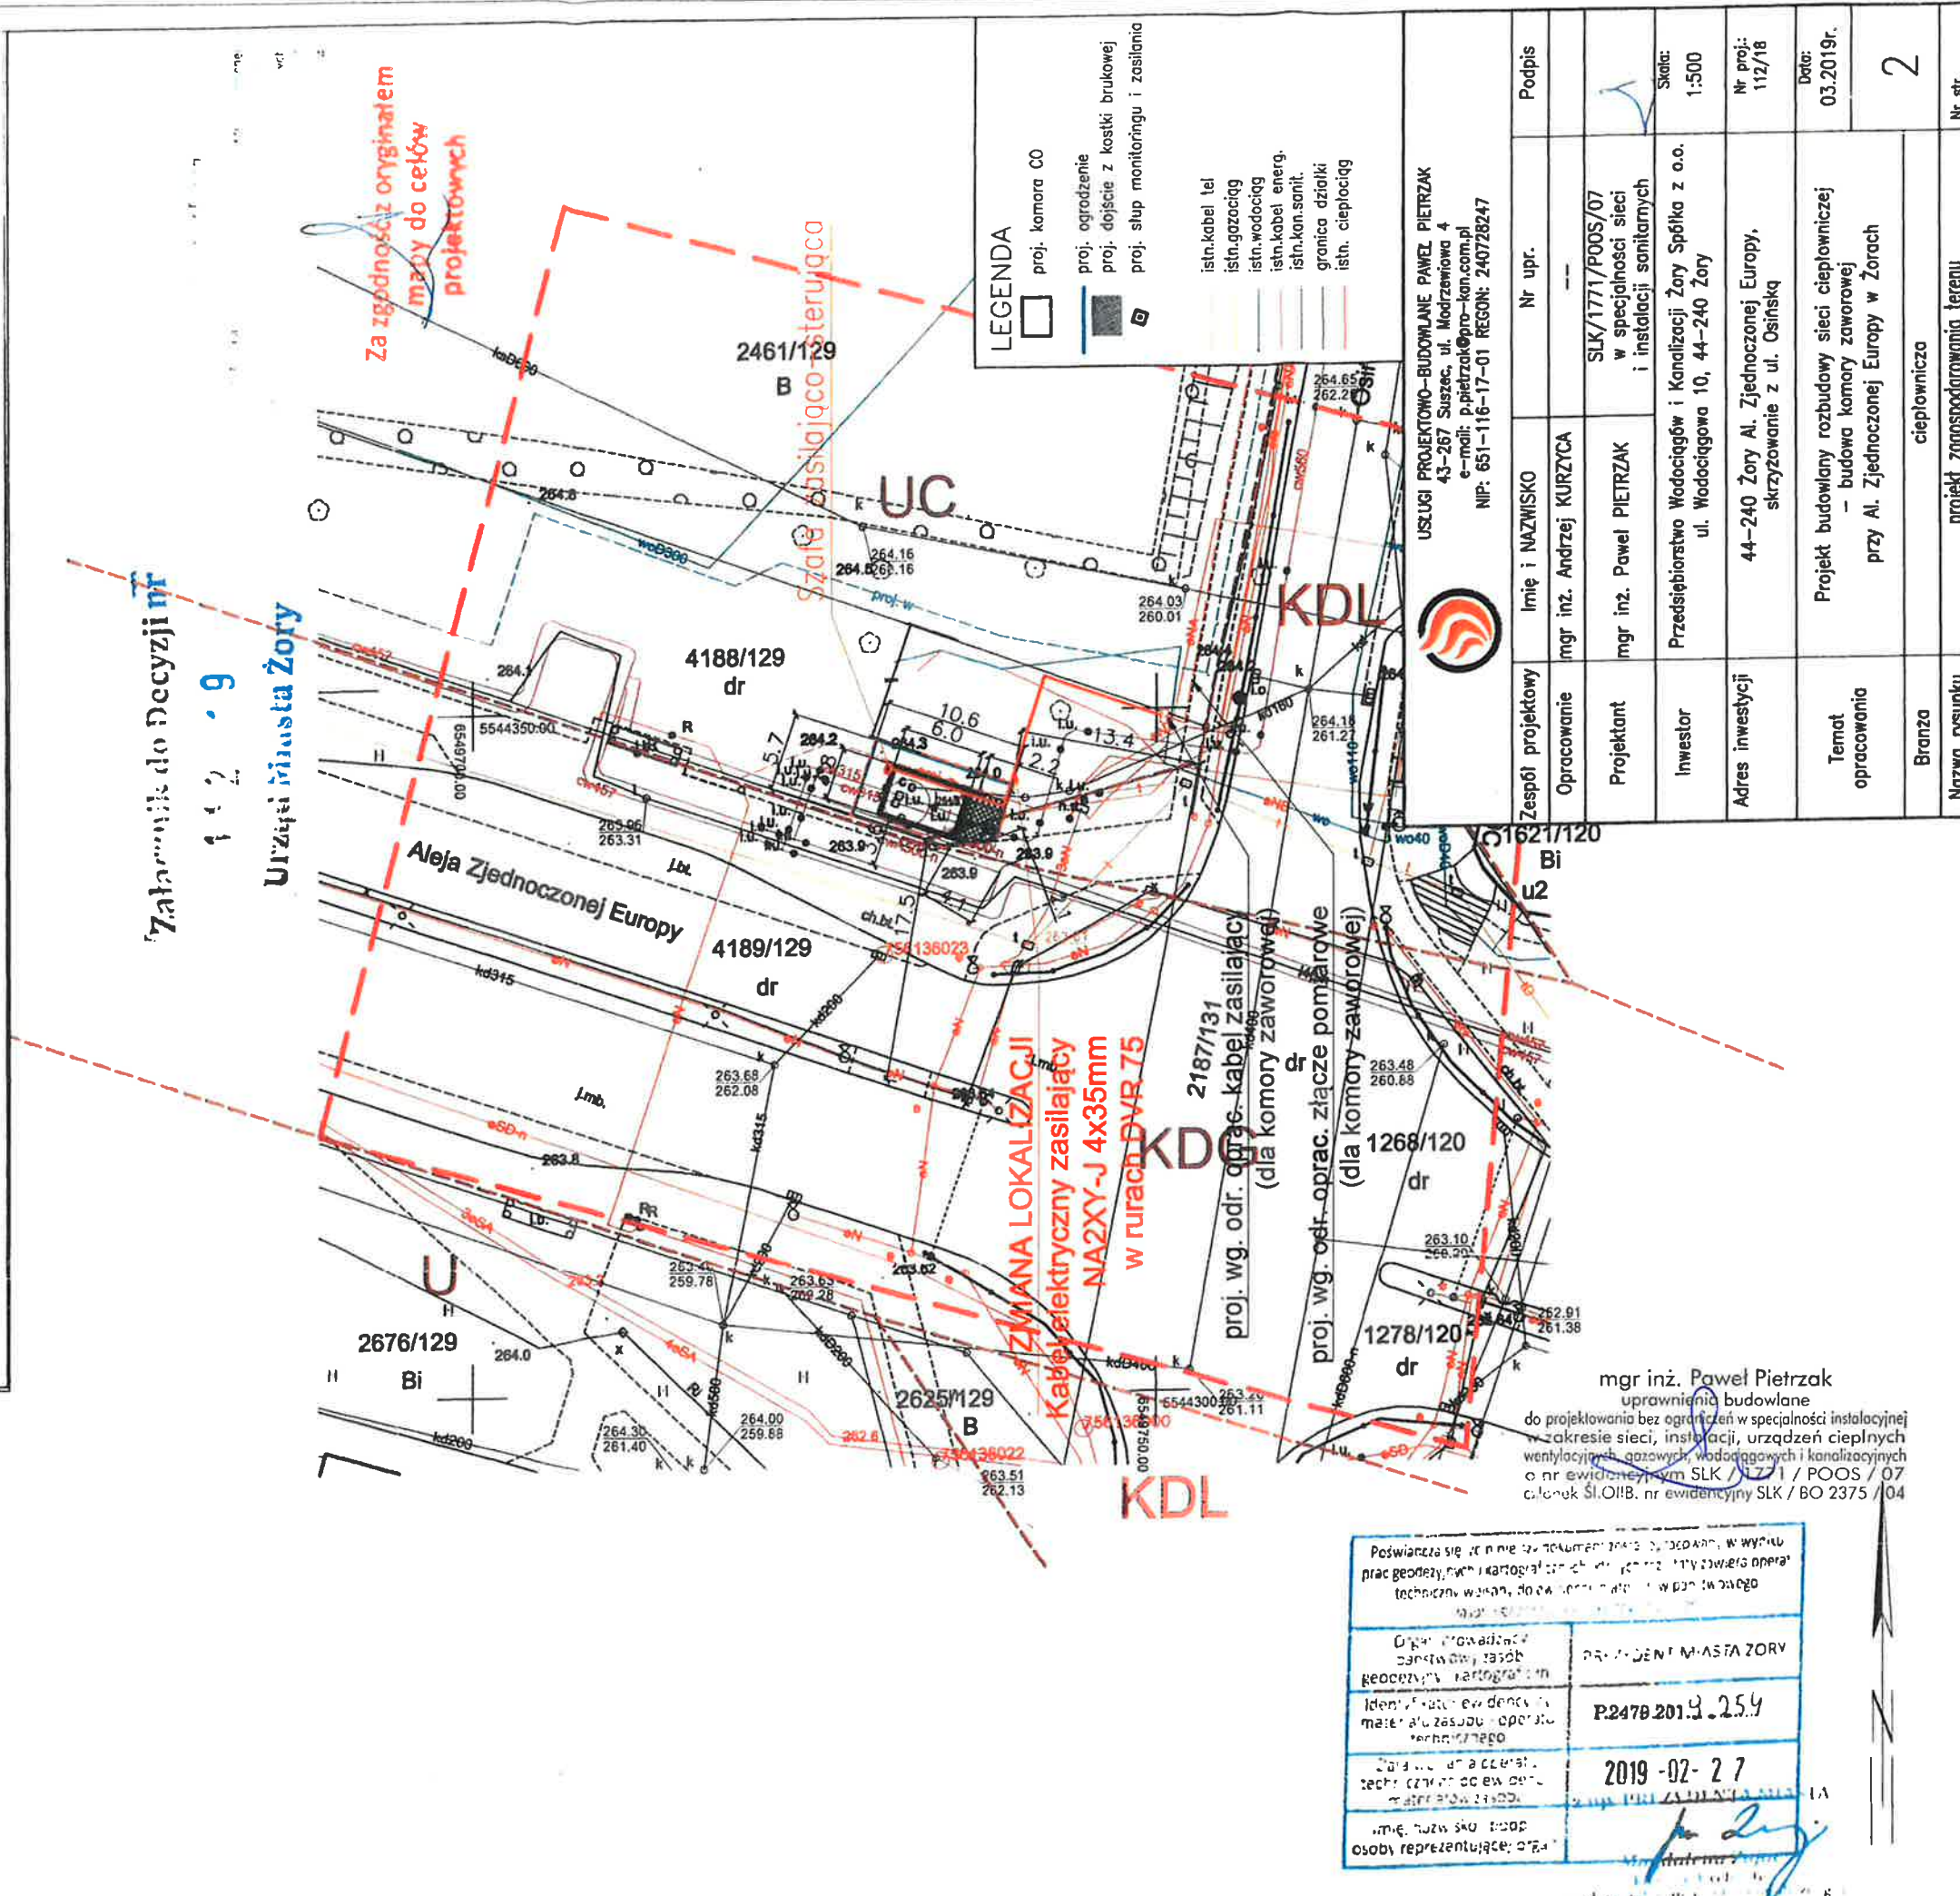

USŁUGI PROJEKTOWO-BUDOWLANE PAWEŁ PIETRZAK
43-257 Suszec, ul. Modrzewowa 4
e-mail: p.pietrzak@pro-kan.com.pl
NIP: 651-116-17-01 REGON: 240728247

Imię i Nazwisko	Nr upr.	Podpis
mgr inż. Andrzej KURZYGA	---	
mgr inż. Paweł PIETRZAK	SLK/1771/POOS/07 w specjalności sieci i instalacji sanitarnych	
Investor	Przedsiębiorstwo Wodociągów i Kanalizacji Żory Spółka z o.o. ul. Wodociągowa 10, 44-240 Żory	Skala: 1:500
Adres inwestycji	44-240 Żory Al. Zjednoczonej Europy, skrzyżowanie z ul. Osińską	Nr proj.: 112/18
Temat opracowania	Projekt budowlany rozbudowy sieci ciepłowniczej - budowa komory zaworowej przy Al. Zjednoczonej Europy w Żorach	Data: 03.2019r.
Branża	ciepłownictwo	2
Nazwa rysunku	projekt zagospodarowania terenu	Nr str.

mgr inż. Paweł Pietrzak
uprawnienia budowlane
do projektowania bez ograniczeń w specjalności instalacyjnej
w zakresie sieci, instalacji, urządzeń cieplnych
wentylacyjnych, gazowych, wodociągowych i kanalizacyjnych
o nr ewidencyjnym SLK / 1771 / POOS / 07
c.d. nr. 0118, nr ewidencyjny SLK / BO 2375 / 04

Poswiadcza się iż niniejszy dokument jest zgodny z wymogami w sprawie
pracy geodezyjnej i kartograficznej, a także z wymogami w sprawie
technicznych warunków, dozwolonych w sprawie budowlanej

Opis prowadzonej działalności geodezyjnej i kartograficznej	mgr inż. PAWEŁ PIETRZAK
Identyfikacja ewidencyjna materiału zasobu operacyjnego	P247901.1.25.9
Data i godzina technicznej oceny materiału zasobu operacyjnego	2019-02-27
Imię, nazwisko i stopień osoby reprezentującej	