
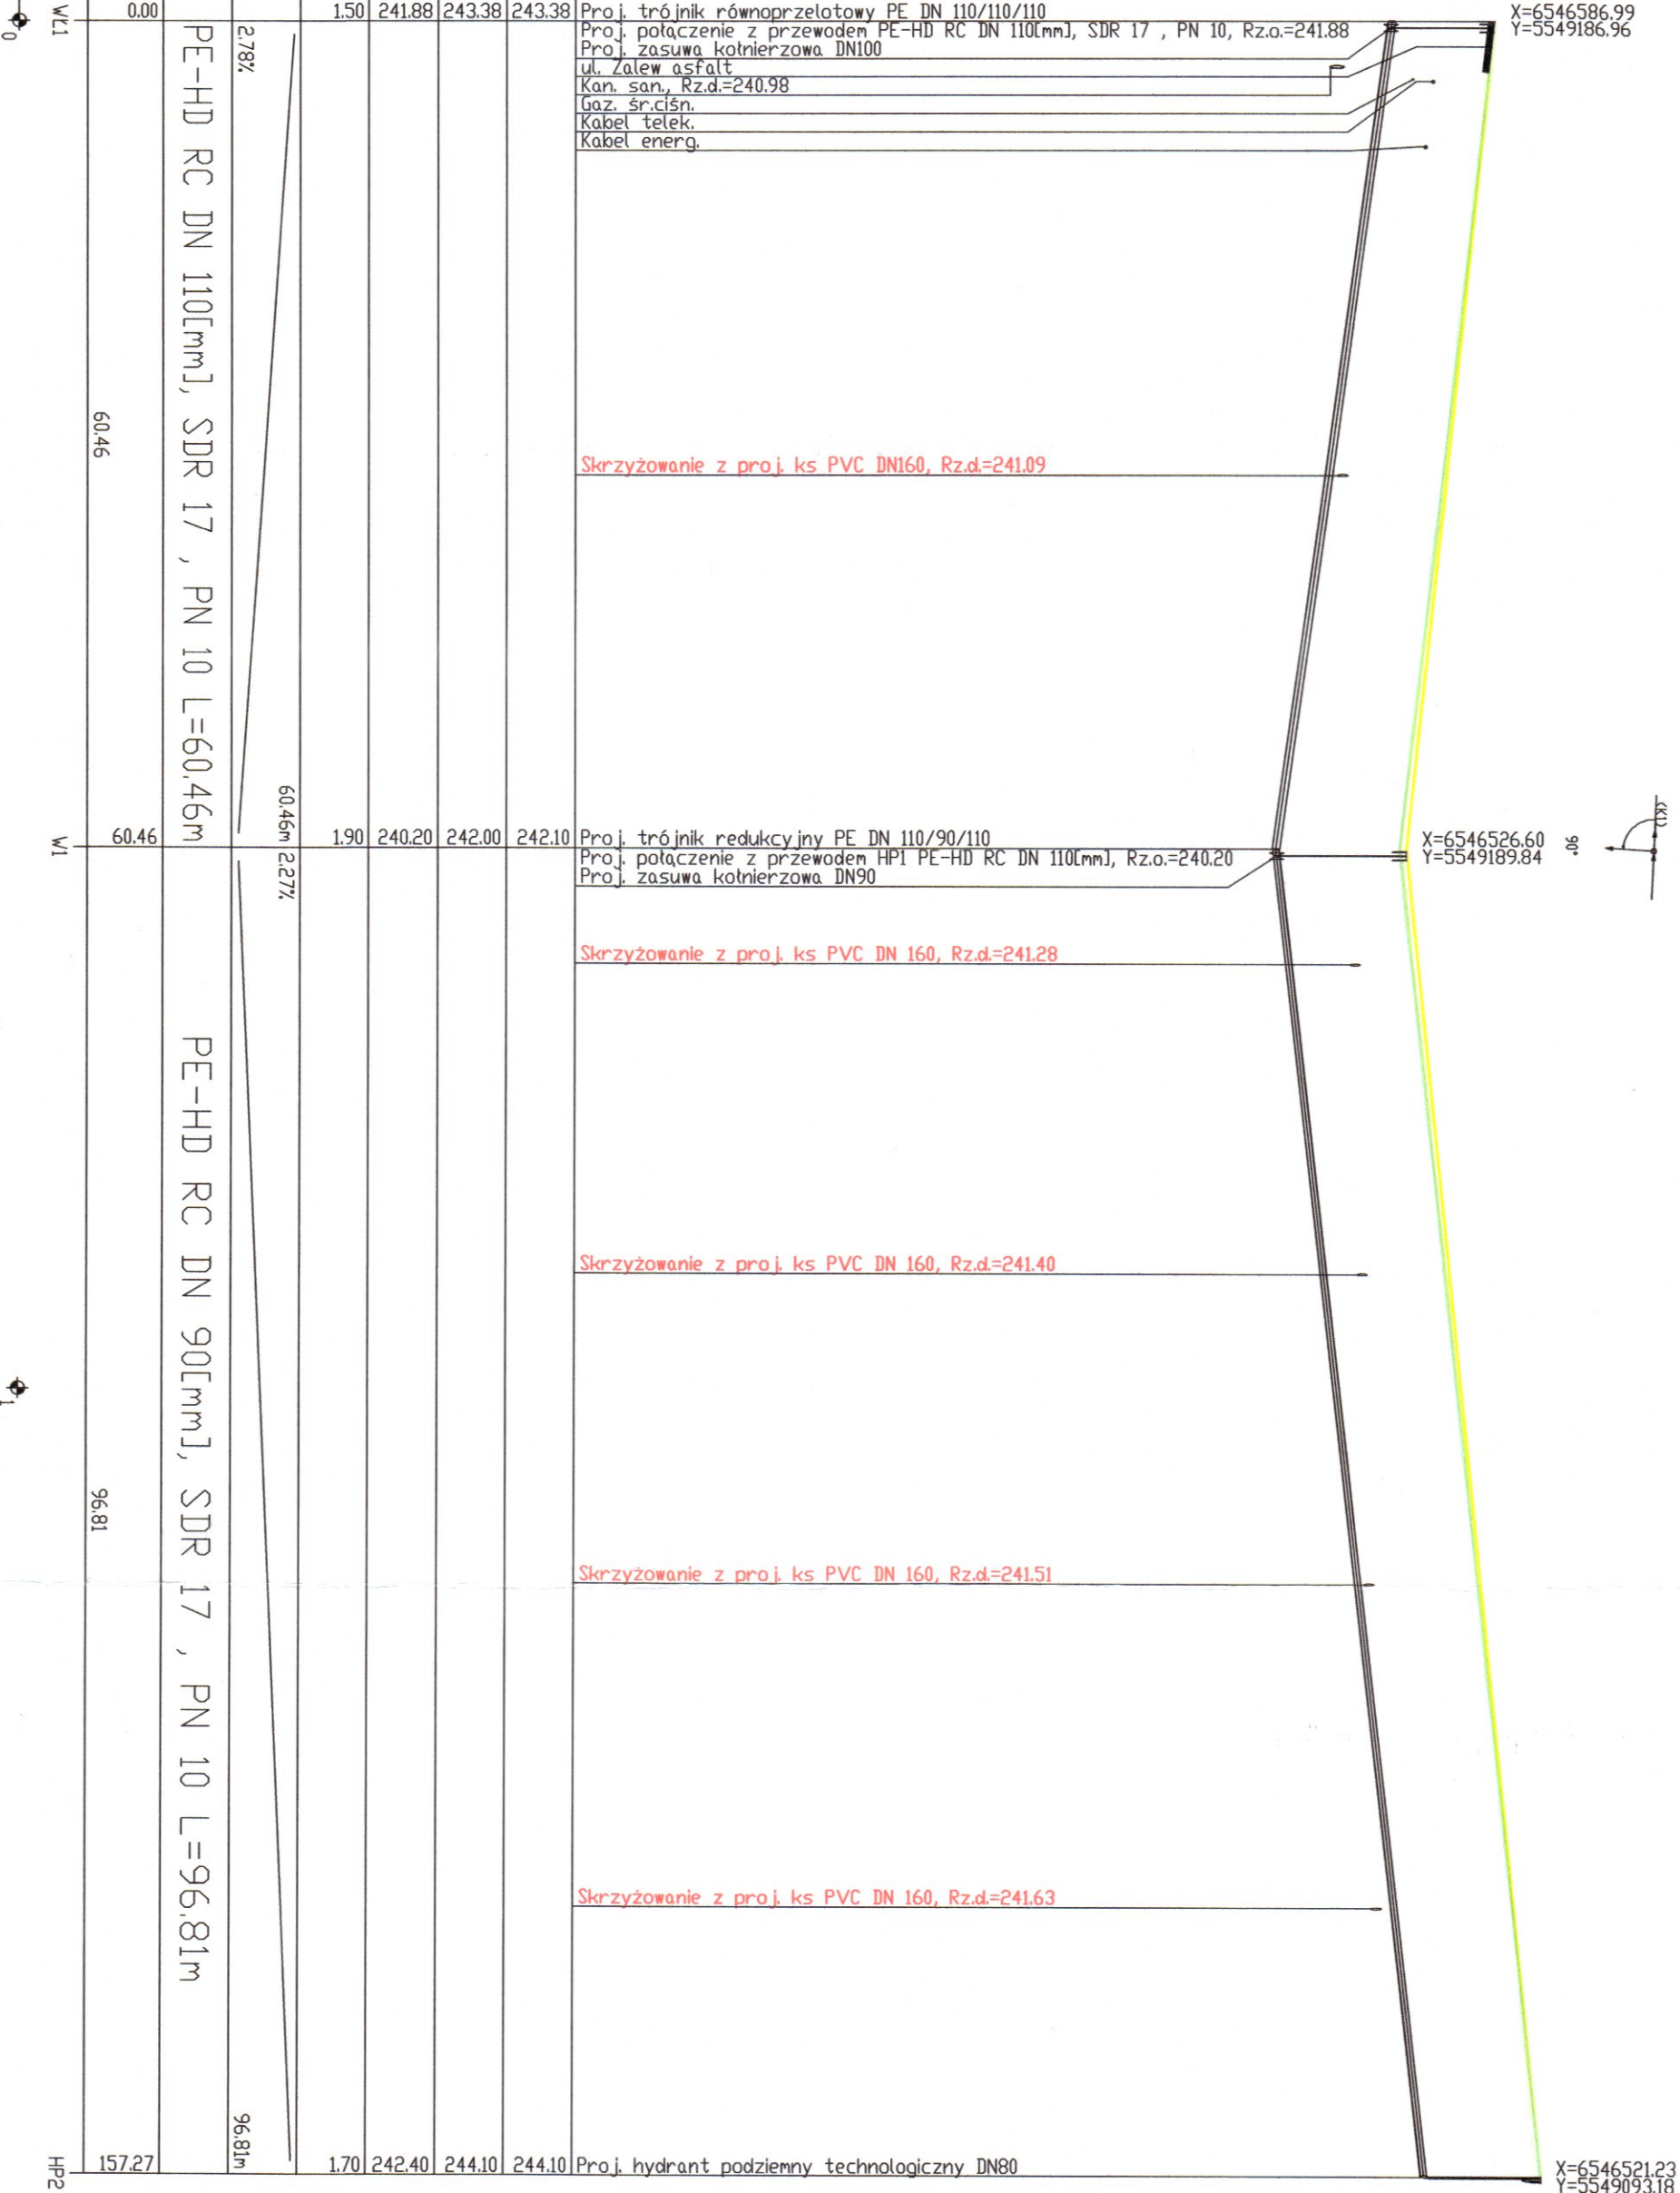


- UWAGA:
- Głębokość posadowienia uzbrojenia istniejącego podano orientacyjnie i należy liczyć się z tym, że w rzeczywistości wystąpią odstępstwa od podanych lokalizacji i głębokości.
 - W miejscu skrzyżowania projektowanej sieci z istniejącym uzbrojeniem, przed przystąpieniem do robót należy wykonać przekopy kontrolne w celu dokładnego zlokalizowania uzbrojenia.
 - Wykopy w pobliżu istniejącego uzbrojenia wykonać ręcznie z zachowaniem szczególnej ostrożności pod nadzorem właściciela sieci.
 - Na trasie projektowanych sieci może wystąpić niezidentyfikowane uzbrojenie.
 - Aby skanalizować przyległy teren należy dokonać nasypiania terenu od studni S3 do studni S5. Nadsypanie terenu kruszywem około min. 0,2 m.

URZĄD MIASTA ŻORY
44-240 Żory
Al. Wojska Polskiego 25

PRZESIEBIORSTWO WODOCIĄGÓW I KANALIZACJI ŻORY Sp. z o.o.			
Inwestor: Przedsiębiorstwo Wodociągów i Kanalizacji Żory Sp. z o.o. ul. Wodociągowa 10, 44-240 Żory		Branża: Instalacyjna	
Inwestycja: Budowa sieci wodociągowej i kanalizacji sanitarnej w bocznej drodze od ul. Zalew w Żorach dz. nr 143/731			
Treść rysunku: Profil sieci wodociągowej		Skala: 1:100/500	
Imię i nazwisko:	Nr uprawnień:	Podpis:	Nr rysunku:
Projektowała: Monika Stelmachonek SLK/8190/PWBS/19		Data: 04.2026	2

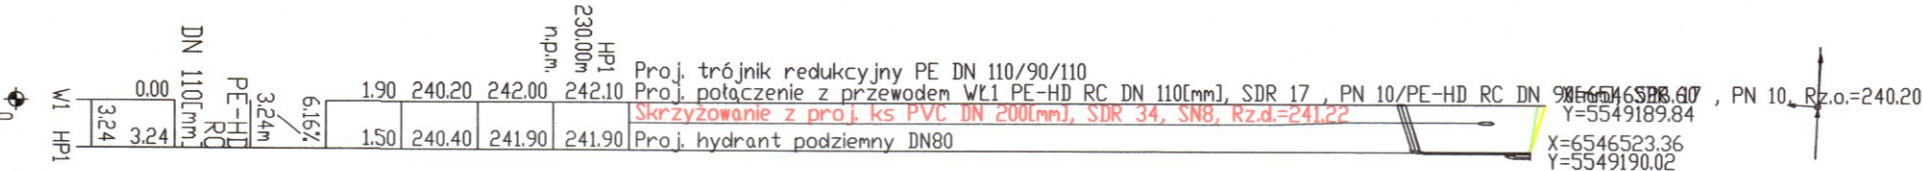

OZNACZENIE PROFILU:	WŁ1
POZIOM POKRYWACZY	230.00 m n.p.m.
RZĘDNA TERENU PROJ.	243.38
RZĘDNA TERENU ISTN.	243.38
RZĘDNA OSI PRZEWODU	241.88
ZAGŁĘBIENIE OSI PRZEWODU	1.50
SPADKI, DŁUGOŚCI	
ŚREDNICA, MATERIAŁ	
ODLEGŁOŚCI	
HEKTOMETRY	
WŁ1	0

Projektant: mgr inż. Andrzej Kozłowski 80
Nazwa pliku profil na poziomie 160.26 Projekt woda